




## PIANO D'EMERGENZA

PLANIMETRIA GENERALE

TAV **06**

PIANO QUARTO

SCALA 1:500

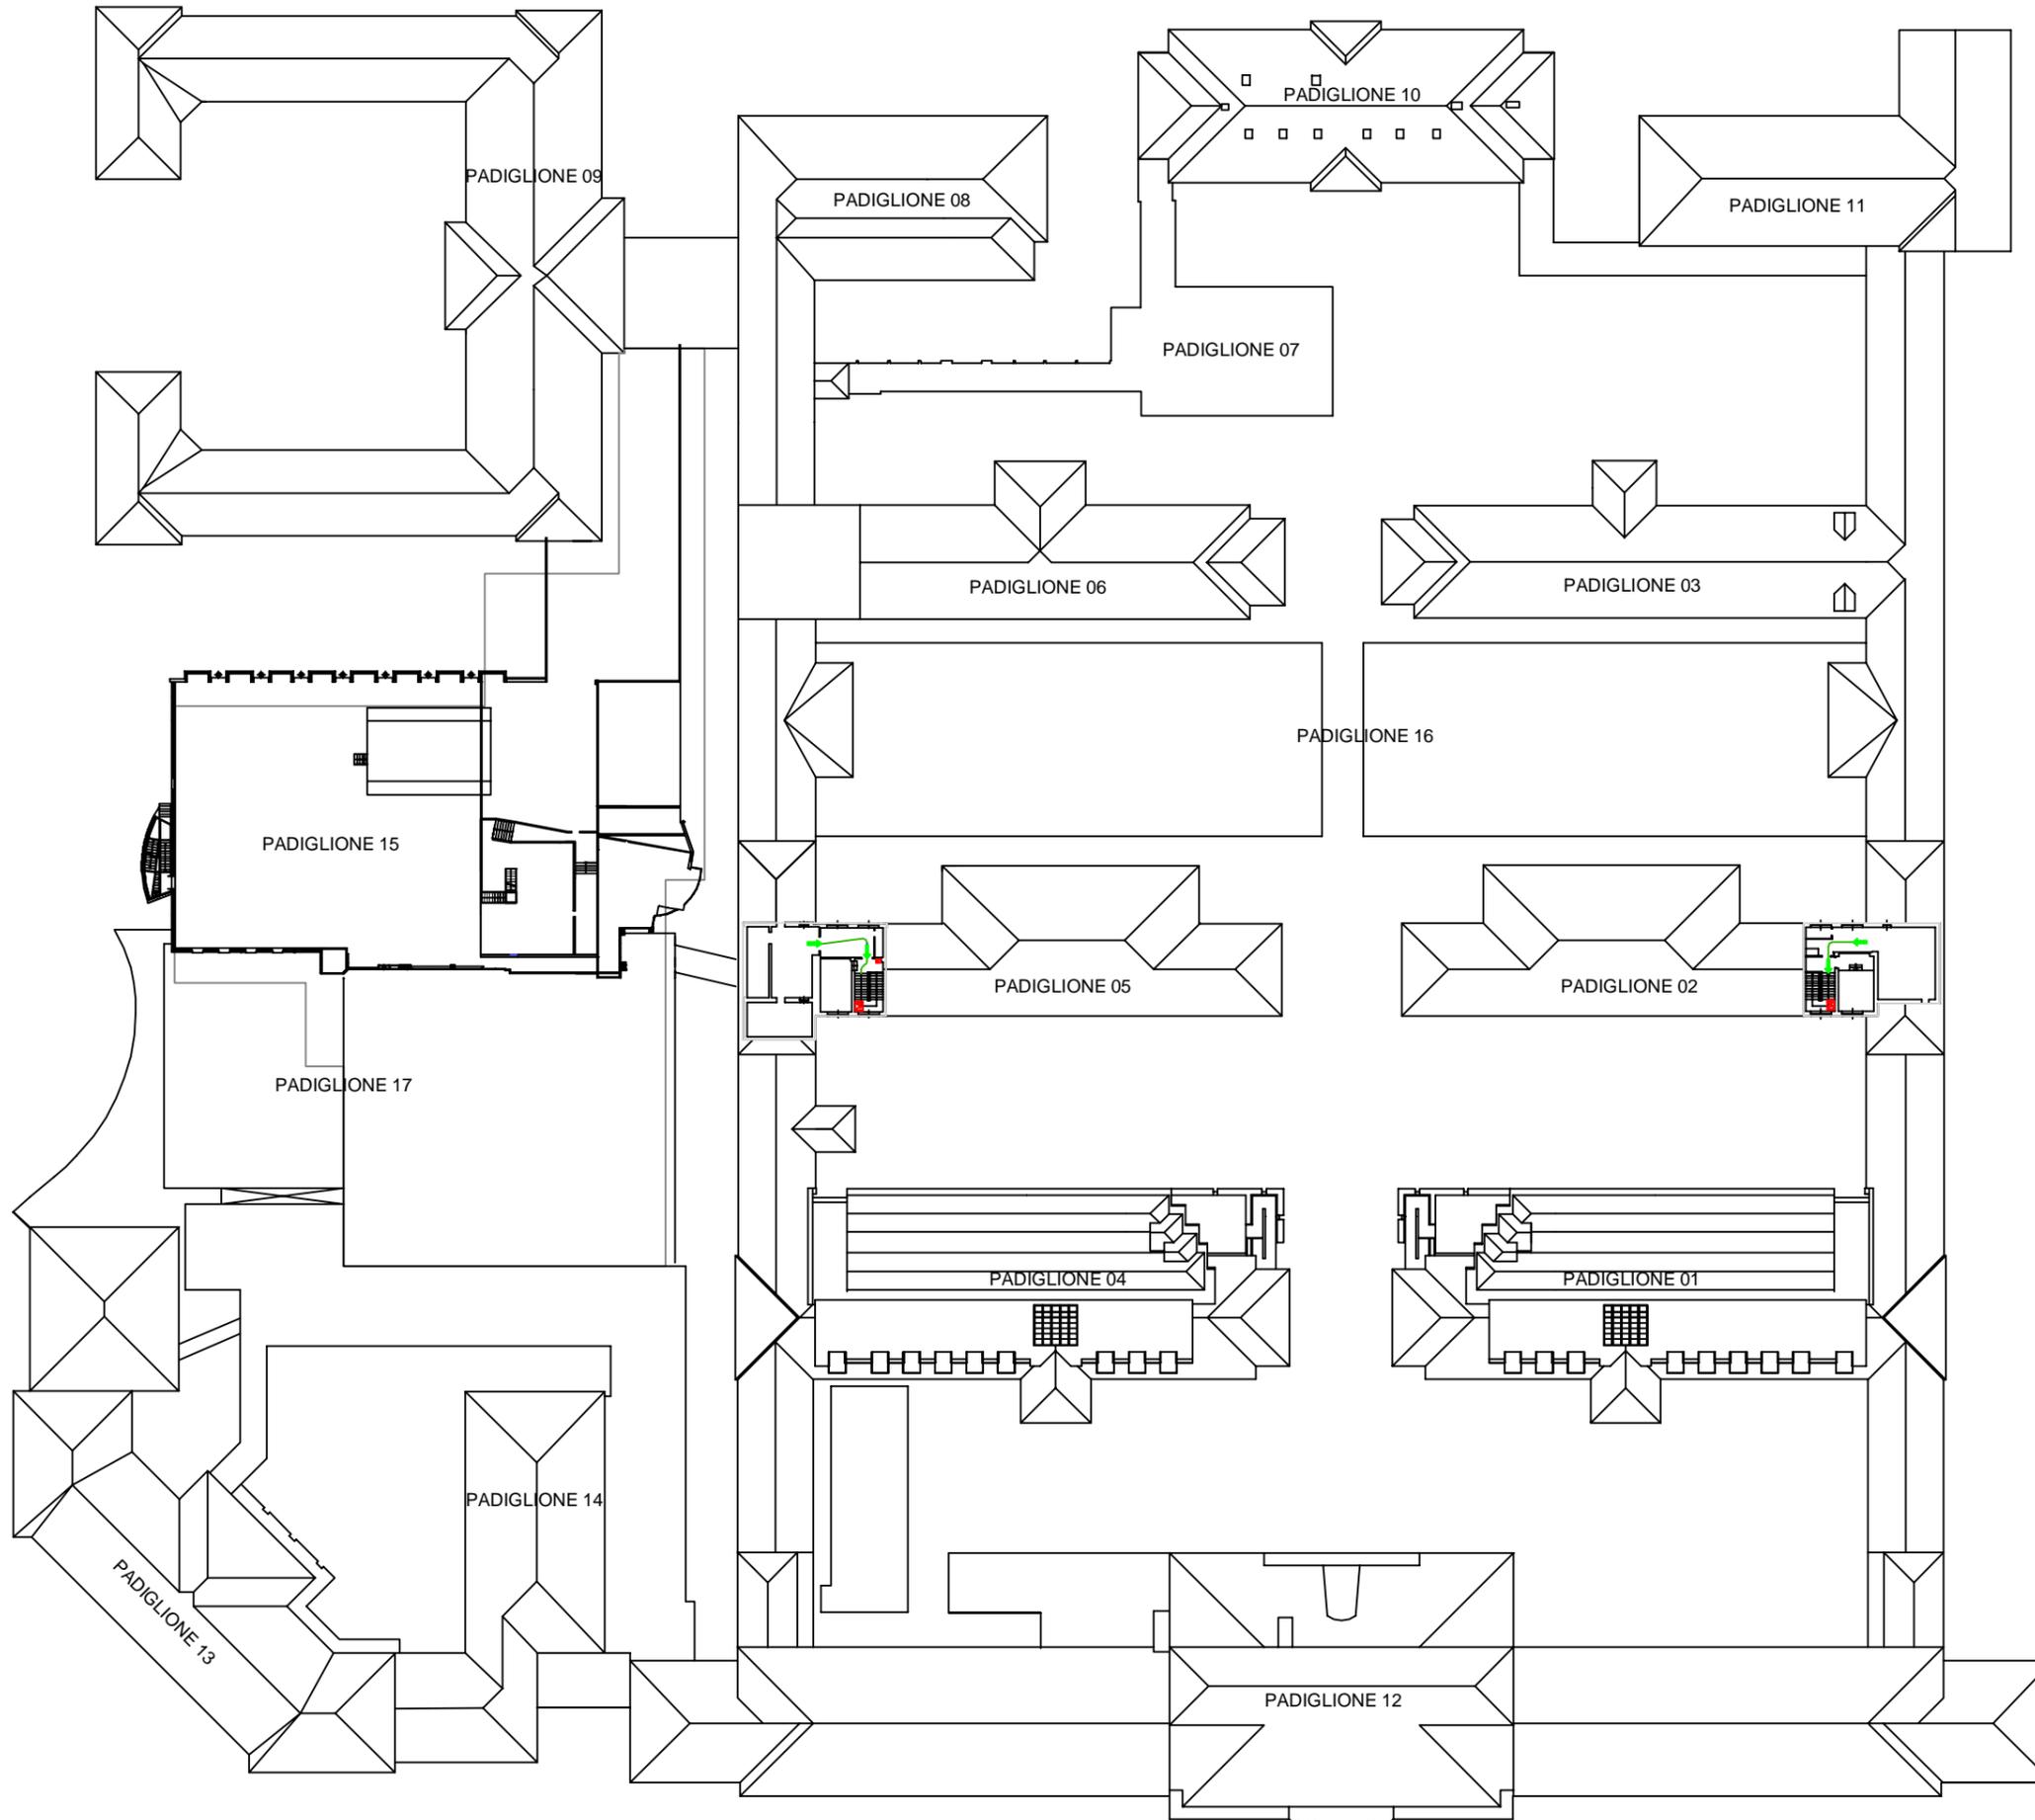

- PRESIDI ANTINCENDIO
- VALVOLE DI INTERCETTAZIONE GAS METANO
- VALVOLE DI INTERCETTAZIONE RETE ANTINCENDIO

### LEGENDA REPARTI

- PADIGLIONE 02 SPOGLIATOI
- PADIGLIONE 05 SPOGLIATOI